


strop

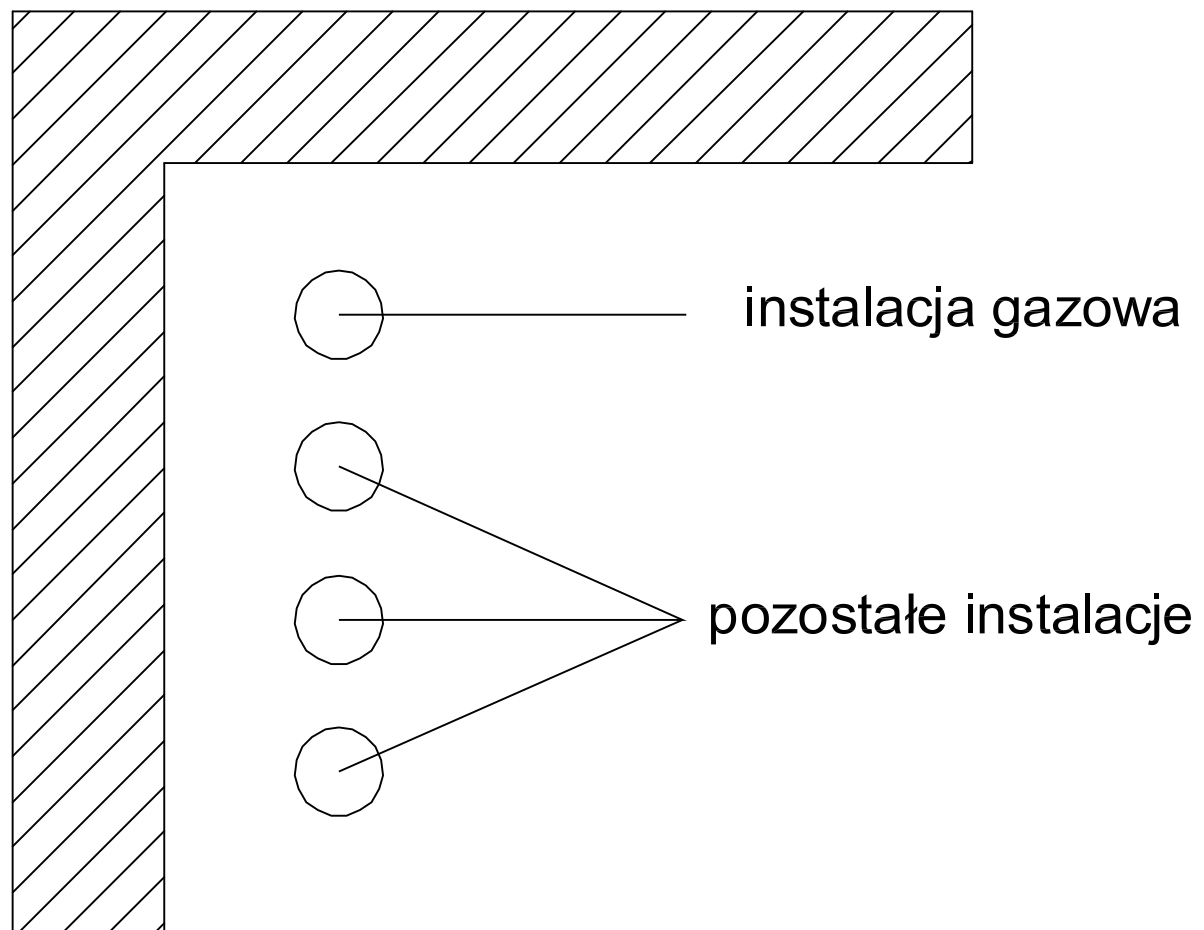

GMINA ZAŁUSKI 67, 09-142 ZAŁUSKI			
S.J. PROJEKT SYLWIA JASKULSKA			
06-400 Ciechanów ul. Armii Krajowej 31/23 tel. 501 194 915			
TERMOMODERNIZACJA BUDYNKU SZKOŁY PODSTAWOWEJ WRAZ Z PRZEBUDOWĄ KOTŁOWNI W STRÓŻEWIE STRÓŻEWO DZIAŁKA NR 198/11			
Tytuł rysunku: SCHEMAT UŁOŻENIA INSTALACJI WZGLĘDEM INNEGO UZBROJENIA		Rys. nr: 6	Skala: 1: 100
Autor: mgr inż. Sylwia Jaskulska MAZ/0528/PWOS/10	Podpis:	Branża: SANITARNA	Data: WRZESIEŃ 2014r.
Autor:	Podpis:	Branża:	
Sprawdził:	Podpis:	Branża:	Data:
Sprawdził:	Podpis:	Branża:	